

Oznaczenie kancelaryjne zgłoszenia pracy geodezyjnej:

TZ.430.5215.2018

Jednostka ewidencyjna (nazwa, identyfikator):

Siechnice - miasto, 022308_4

Obręb ewidencyjny (nazwa, identyfikator):

Siechnice, 0001

Sekcje mapy: 6.147.13.24.3.4

Działka: 545/96, 545/108, 545/145, 545/174 AM-2

MAPA DO CELÓW PROJEKTOWYCH


Skala 1:500

1. Układ współrzędnych "2000/6"
2. Poziom odniesienia "Krańsztań 86"
3. Obszar aktualizacji oznaczono fioletową linią.
4. Informacje o skutkach gruntowych mających wpływ na zagospodarowanie gruntów, zlokalizowanych w granicach projektowanej inwestycji: Nie badano
5. Oznaczenie i symbol konturu użytku gruntowego który nie jest ujawniany w bazie danych ewidencji gruntów i budynków: brak

Opracowanie:

WROCLAW 07-08-2018

Geodeta uprawniony:
Filip Zagzaj, nr.ujr. 20348

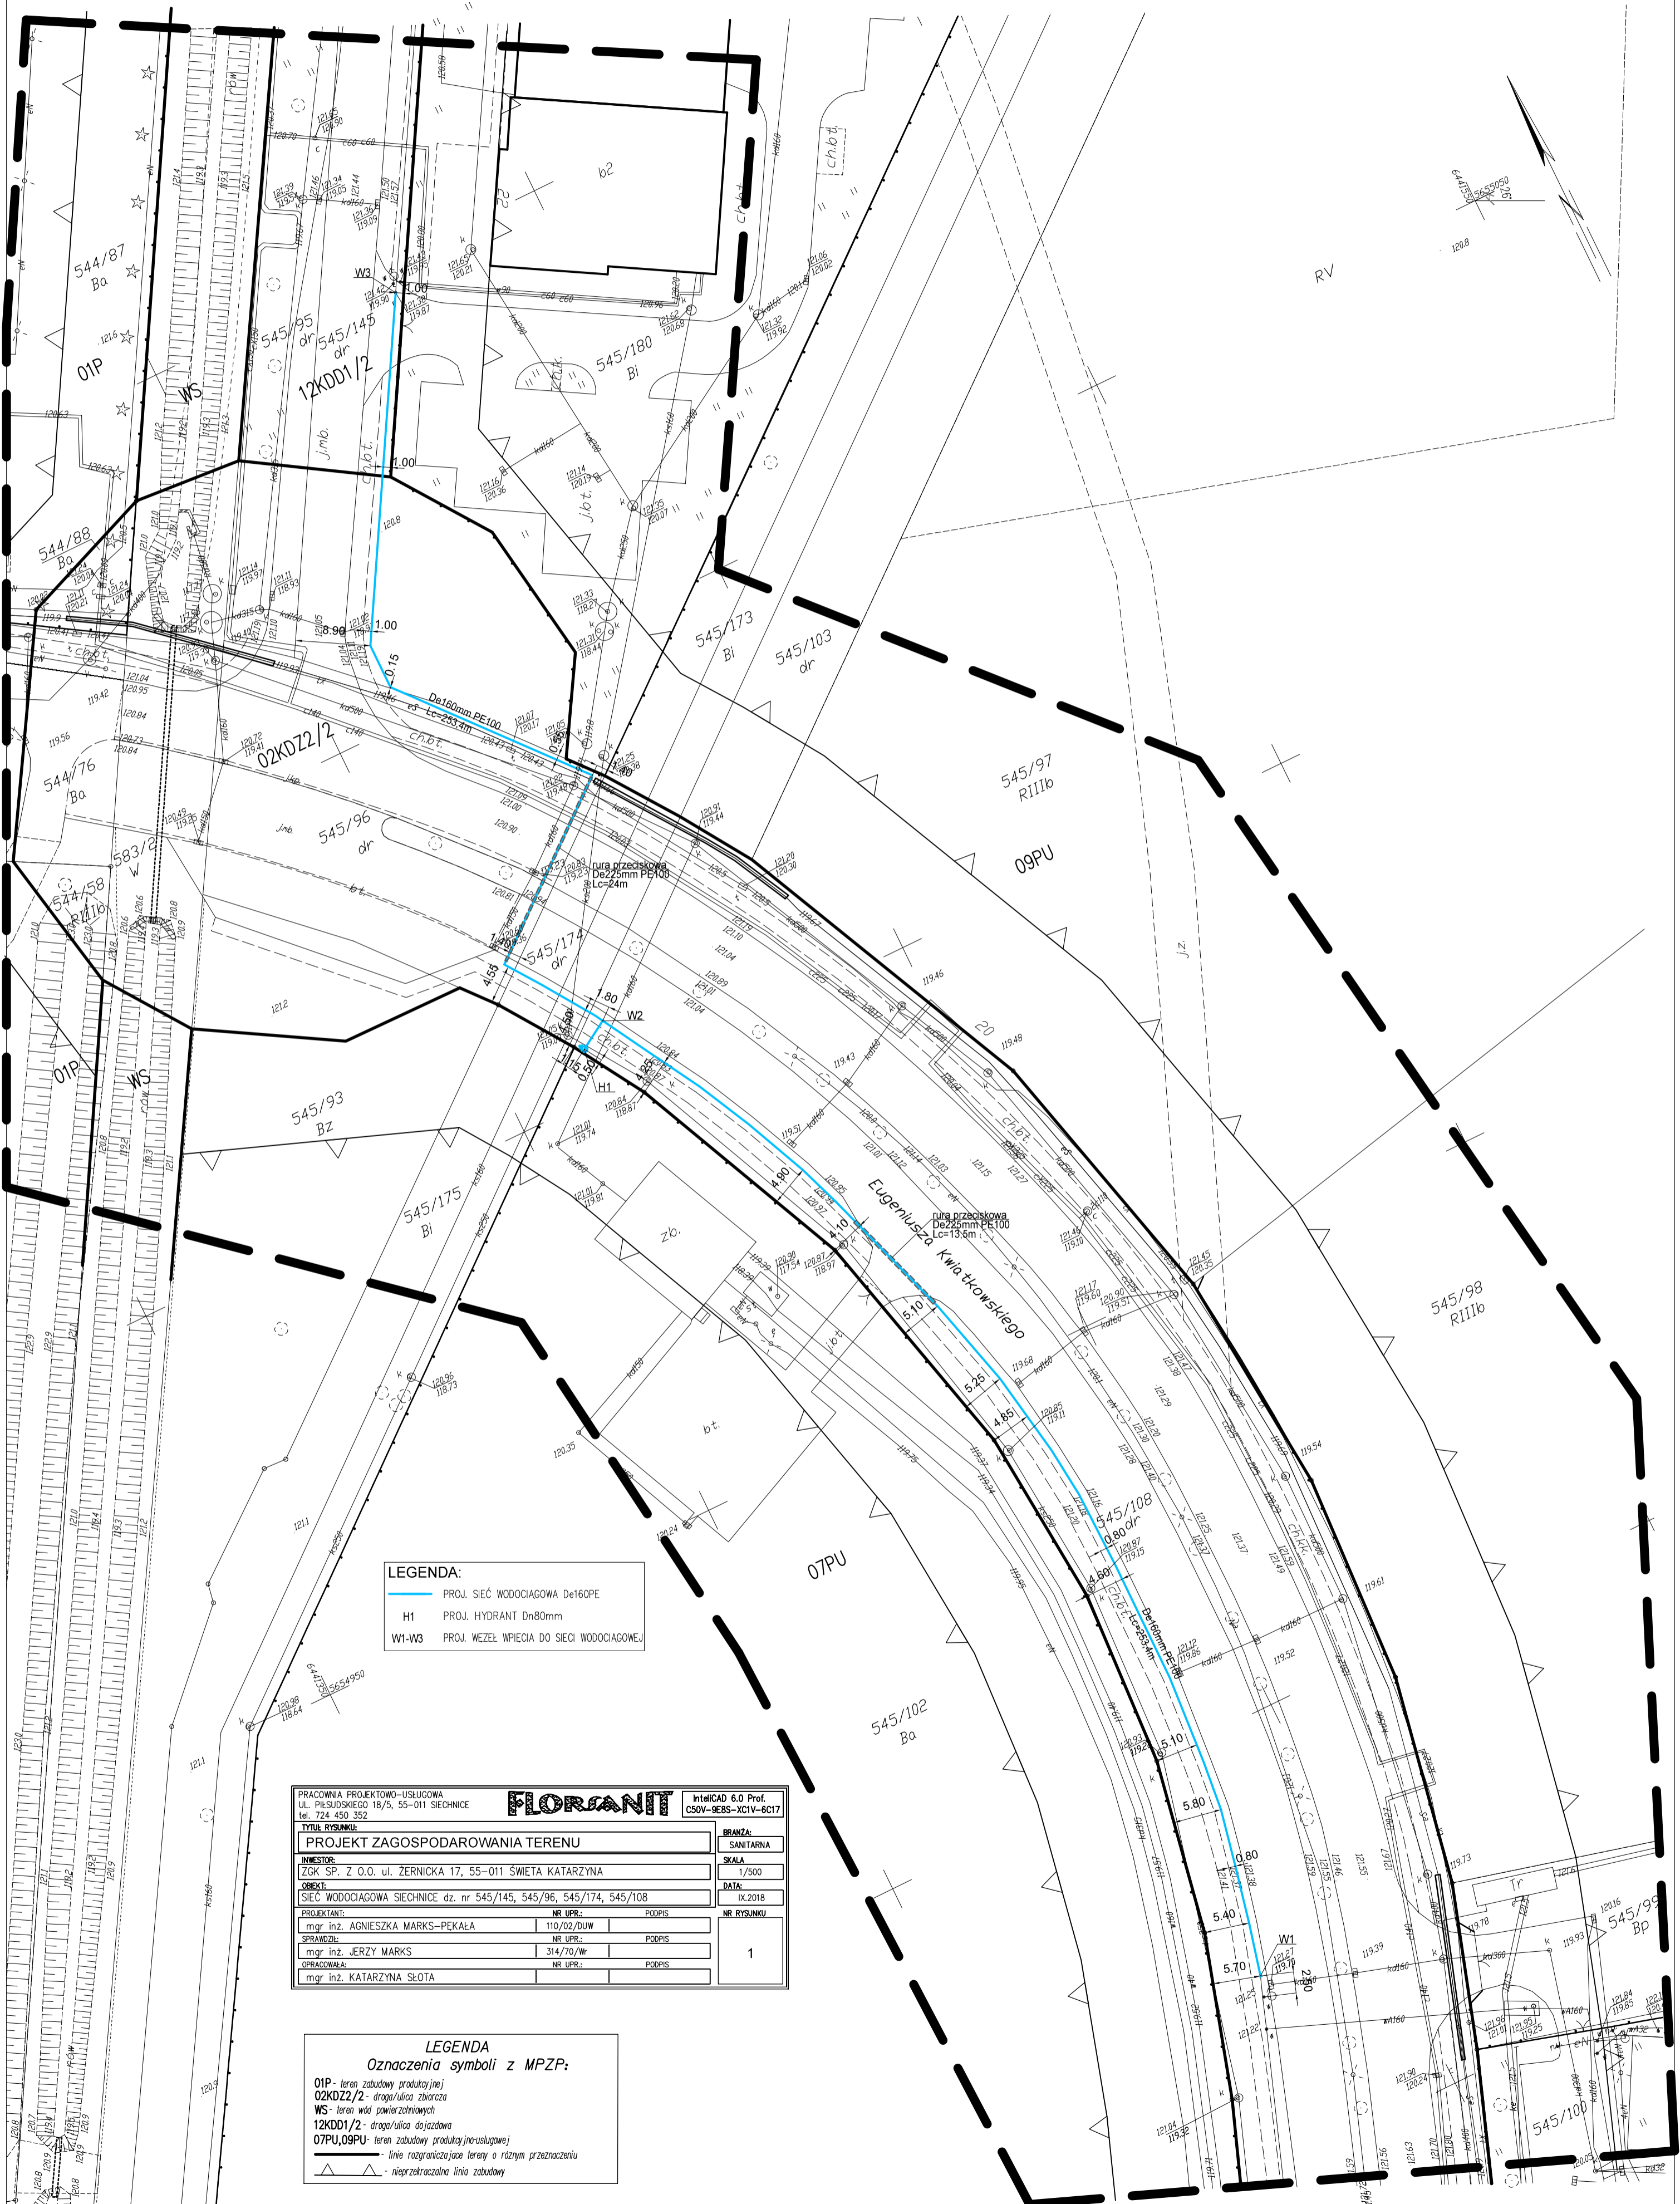

LEGENDA:

- PROJ. SIĘĆ WODOCIĄGOWA De160PE
- H1 PROJ. HYDRANT Dn80mm
- W1-W3 PROJ. WZĘŁ WPIECIA DO SIĘCI WODOCIĄGOWEJ

| | | | | | |
|--|--|------------------------|--|--|--|
| PRACOWNIA PROJEKTOWO-USŁUGOWA UL. PIŁSUDSKIEGO 18/5, 55-011 SIECHNICE tel. 724 450 352 | | FLORANT | | InteliCAD 6.0 Prof. CSOV-9EBS-XCIV-6C17 | |
| TYTUŁ RYSUNKU: PROJEKT ZAGOSPODAROWANIA TERENU | | | | | |
| INWESTOR: ZGK SP. Z O.O. ul. ZERNICKA 17, 55-011 ŚWIĘTA KATARZYNA | | | | | |
| OBJEKT: SIĘĆ WODOCIĄGOWA SIECHNICE dz. nr. 545/145, 545/96, 545/174, 545/108 | | | | | |
| PROJEKTANT: mgr inż. AGNIESZKA MARKS-PEKAŁA | | NR UPR.: 110/02/DUW | | PODPIS: | |
| SPRAWDZIŁ: mgr inż. JERZY MARKS | | NR UPR.: 314/70/Wr | | PODPIS: | |
| OPRACOWAŁ: mgr inż. KATARZYNA SŁOTA | | NR UPR.: | | PODPIS: | |
| | | | | NR RYSUNKU: 1 | |

LEGENDA
Oznaczenia symboli z MPZP:

- 01P - teren zabudowy produkcyjnej
- 02KDD2/2 - droga/ulica zbiorcza
- WS - teren wód powierzchniowych
- 12KDD1/2 - droga/ulica dojazdowa
- 07PU, 09PU - teren zabudowy produkcyjno-usługowej
- linie rozgraniczające tereny o różnym przeznaczeniu
- ▲ - nieprzekraczalna linia zabudowy