



**ZAKŁAD
GOSPODARKI
KOMUNALNEJ
SPÓŁKA z o.o.**

ul. Żernicka 17, 55-010 Święta Katarzyna
NIP: 9121391033, REGON: 932127360, KRS: 0000133275

Sąd Rejonowy dla Wrocławia-Fabrycznej, IX Wydział Gospodarczy KRS
Wysokość kapitału zakładowego: 12 211 500,00 zł
www.zgksiechnice.pl

ZGK/ 2080 /2021

Święta Katarzyna, 09.04.2021 r.

Urząd Miejski w Siechnicach
Wydział Inwestycyjny
ul. Jana Pawła II 12
55-011 Siechnice

Dotyczy: przebudowa drugiego etapu ul. Świętego Krzyża w Siechnicach;

Zakład Gospodarki Komunalnej Sp. z o.o. w odpowiedzi na Państwa pismo o sygnaturze WI.7013.2.2021.SF 20751.2021 z dnia 08.04.2021 r. uzgadnia pozytywnie pozostawienie istniejącej sieci wodociągowej i kanalizacji sanitarnej w drodze zgodnie z załączonym projektem zagospodarowania terenu w ramach zadania pn. „Przebudowa drugiego etapu ulicy Świętego Krzyża w Siechnicach”.


Prezes Zarządu
Piotr Brzuzek

Zakład Gospodarki Komunalnej Sp. z o.o.
ul. Żernicka 17, 55-010 Święta Katarzyna
tel./fax 71/311-39-33 (10)
NIP 912-13-91-033 Regon 932127360
KRS 0000133275

Załącznik:

1. Projekt zagospodarowania terenu.

Otrzymują:

1. Adresat
2. ZGK a/a

Sporządziła:


Magdalena Wirga
Specjalista ds. wod-kan
Tel. 71 311 39 33 wew.25
e-mail: m.wirga@zgksiechnice.pl

Sekretariat: (71) 311 39 33
Dyrektor Finansowy: (71) 311 39 15
Dyrektor Techniczny: (71) 311 39 33 wew. 26

Dział Techniczny: (71) 311 39 33 wew. 16
Dział Sprzedaży i Rozliczeń: (71) 311 39 32
Dział Księgowy: (71) 311 39 33 wew. 14

Zgłaszanie awarii:
wodociągi: 601 155 462
kanalizacja: 609 378 152

35

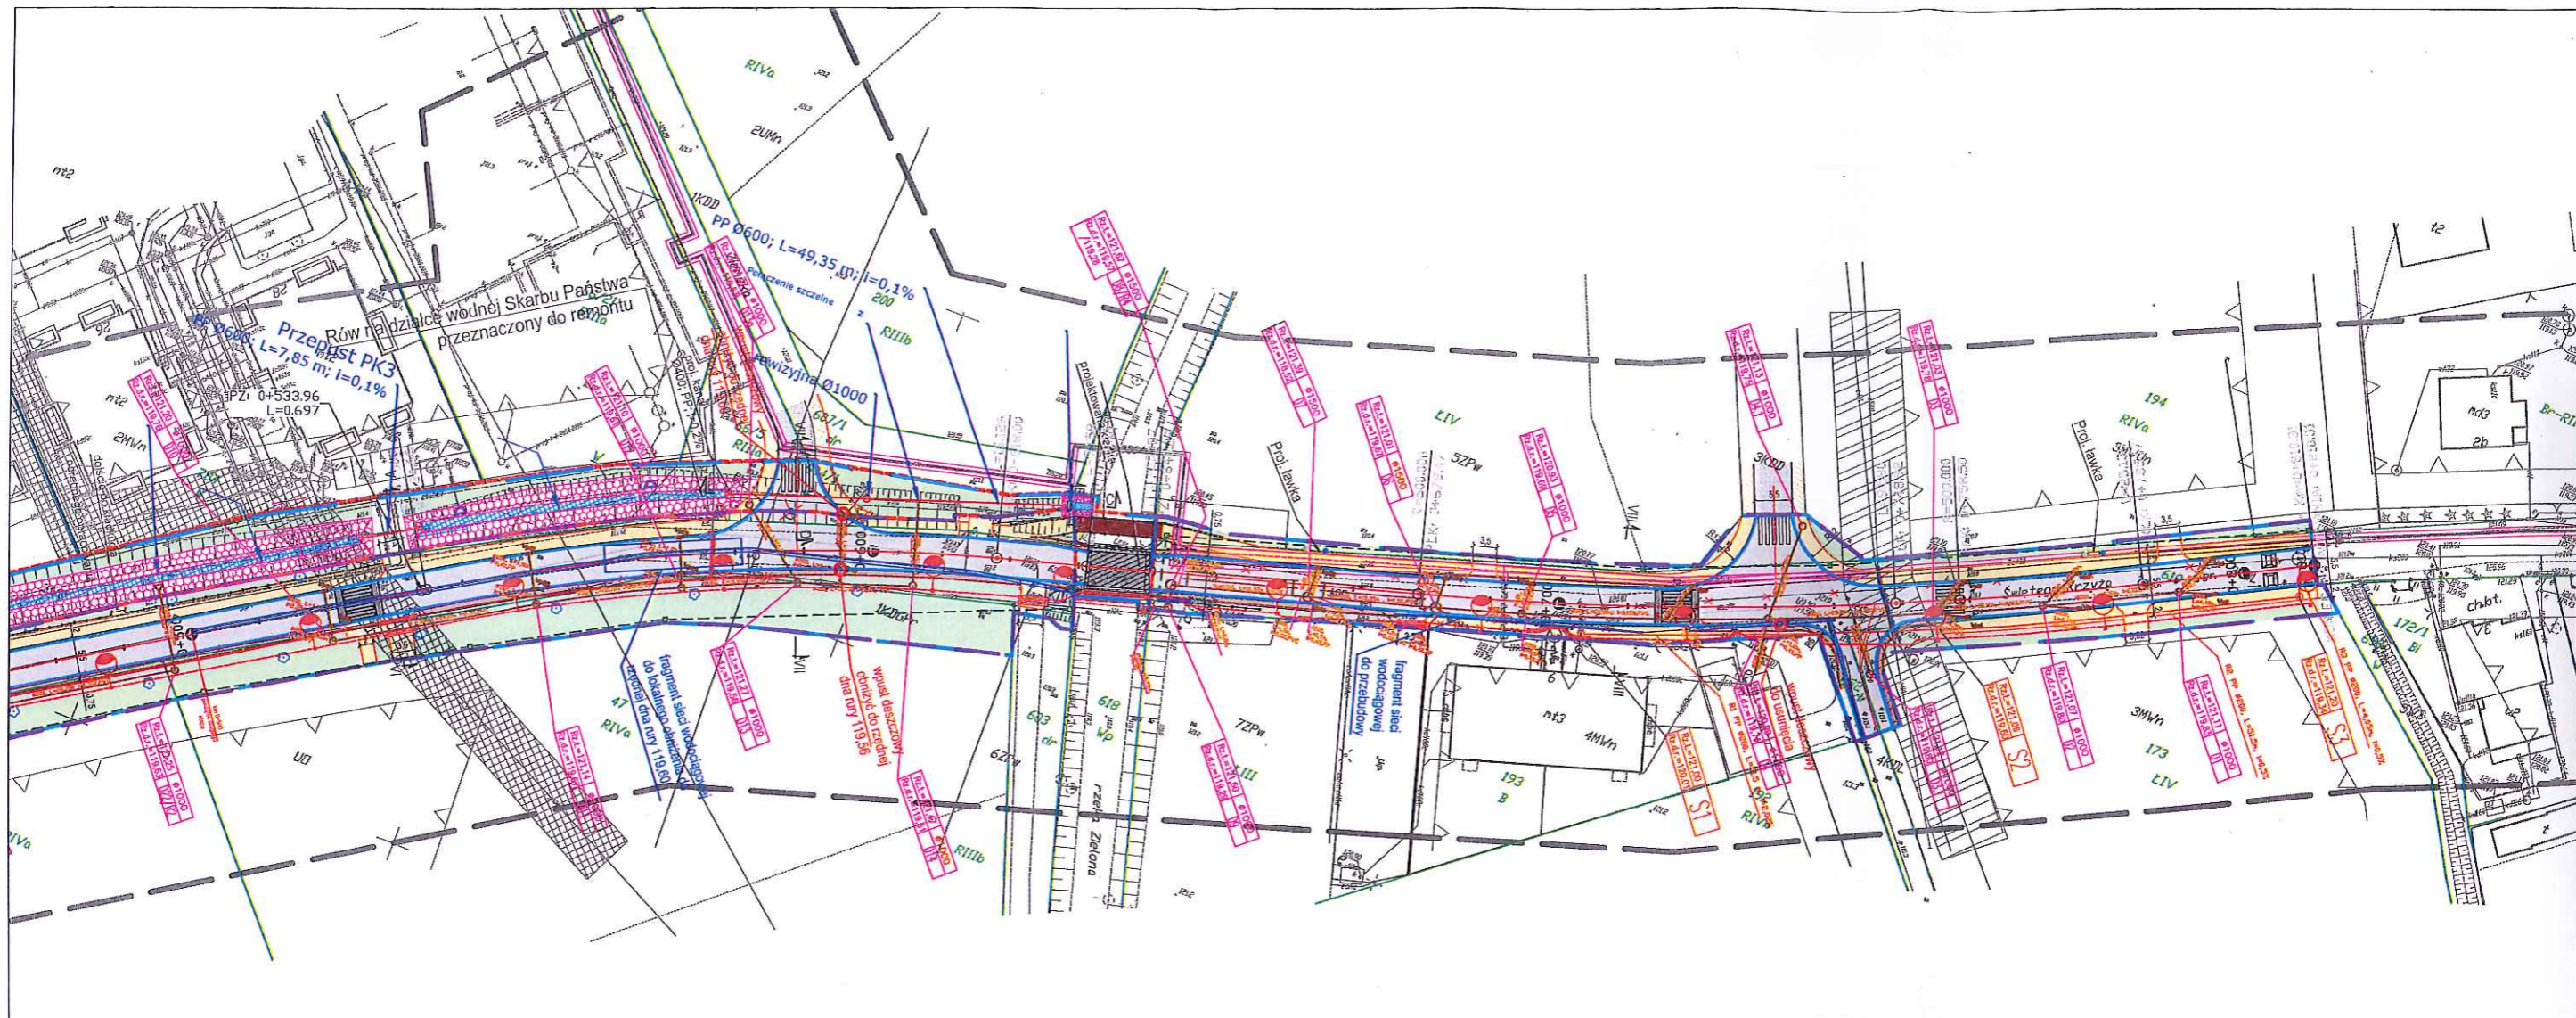

LEGENDA:	
	Obszar oddziaływania inwestycji
	Linie rozgraniczające teren inwestycji
	Obszar objęty zajęciem tymczasowym na czas wykonania urządzeń towarzyszących
	Proj. jezdnia bitumiczna
	Proj. chodnik z kostki betonowej
	Proj. zieleń - zasiew trawy
	Proj. zjazdy z kostki betonowej
	Proj. umocnienie skarp płytą MEBA
	Proj. umocnienie dna rowu pł. beton.
	Proj. pobocze z kruszywa łamanego
	Proj. nawierzchnia z kostki kamiennej
	Proj. krawężnik
	Proj. krawężnik obniżony
	Proj. krawężnik łukowy
	Proj. krawężnik łukowy obniżony
	Proj. opornik betonowy
	Proj. krawężnik "na płask"
	Proj. obrzeże chodnikowe
	Proj. krawędź pobocza
	Proj. przepust
	Proj. balustrada (zgodnie z opisem tech.)
	Proj. wylot kanalizacji deszczowej
	Proj. skarpa
	Proj. skarpa umocniona geokratą
	Proj. geokrata wypełniona żwirtem
	Proj. nury osłonowe sieci wodociągowej
	Proj. sieć wodociągowa
	Proj. hydrant
	Proj. zasady na sieci wodociągowej
	Proj. sieć kanalizacji sanitarnej
	Proj. studnia kanalizacji sanitarnej
	Proj. studnia kanalizacji deszczowej
	Proj. wypust deszczowy
	Proj. sieć elektroenergetyczna
	Proj. sieć oświetlenia
	Proj. słupy i lampy
	Proj. słupy i lampy doświetlające przejścia dla pieszych
	Proj. słupy i lampy doświetlające przejścia dla pieszych
	Proj. kanał teletechniczny
	Proj. studnia kanału teletechnicznego
	Proj. granice nieruchomości po podziale
	Proj. ogrodzenie
	Istn. sieć do likwidacji/przełożenia
	Istn. sieć gazowa
	Proj. sieć ciepłownicza
	Proj. studnia sieci ciepłowniczej
	Remontowany istniejący most
	Proj. skarpa
	Proj. skarpa umocniona geokratą
	Proj. geokrata wypełniona żwirtem
	Proj. ścieki przykrawężnikowy
	projekowane drzewa rozstaw co ok. 20 m (Broza brodawkowata - <i>Betula pendula</i> 51 szt.)
	projekowane krzewy Dzika róża
	Proj. śmiełnik
	Proj. pał pakiet
	istniejący wylot kd bez zmian
	Drzewa liściaste
	Krzewy liściaste
	Drzewa do wycinki
	Krzewy do wycinki
	Drzewo - brak w terenie
	Proj. wyspowy próg zwalniający

NOVA-PROJECT ul. Różyckiego 1c 51-608 WROCLAW		INWESTOR GMINA SIECHNICE ul. Jana Pawła II 12 55-011 Siechnice	
Wielobranżowa dokumentacja projektowa budowy i przebudowy ulicy Świętego Krzyża w Siechnicach			
ul. Świętego Krzyża, Siechnice		Stadium: PB	
BRANŻA: DROGOWA, SANITARNIA, ELEKTROENERGETYCZNA, TELEKOMUNIKACYJNA			
Kod archiwalny: 274			
Data: Sierpień 2019			
Skala: 1:500			
No opz: 2.0			
Projektant: mgr inż. Maciej Wdowiak		Specjalność i nr uprawnień: 520/799/06	
Sprawdzący: mgr inż. Aleksander Szpyto		Specjalność i nr uprawnień: 217/83/0/06	
Projektant: mgr inż. Piotr Kuś		Specjalność i nr uprawnień: 280/05/06	
Sprawdzący: mgr inż. Artur Paduchowski		Specjalność i nr uprawnień: 138/05/09	
Projektant: inż. Jan Czarniecki		Specjalność i nr uprawnień: 2855	
Sprawdzący: mgr inż. Leon Krelt		Specjalność i nr uprawnień: 334/05/06	